


LÉGENDE :

	Tiers
	Eau potable
	Réseau France TELECOM
	Eaux usées
	Basse tension
	Gaz
	Eaux pluviales
	Rayon des 100m autour du site

Département : EURE CES PLANS SONT DESTINÉS À LA DEMANDE DE PERMIS DE CONSTRUIRE ET NE SONT EN AUCUN CAS DES PLANS D'EXÉCUTION	Maitre d'Ouvrage Pétitionnaire Adresse Tel Ferme des peupliers 11 Rue de la Mare 27380 FLIPOU Tél. 02 32 49 72 32	Extension d'un hangar agricole servant d'atelier de transformation de lait en yaourt Maitre d'Oeuvre SARL D'ARCHITECTURE FRANCOIS COLOMBIER 19 17 Route de la Muette 76 230 ISNEAUVILLE	dessiné par CV tél 02 35 33 58 43 colombier.francois@gmail.com	DVA : 23/1/1/2021 Dossier N° 19.PC.93 Indice n° 3 Plan n° PC 2 1
---	---	---	---	--

échelle
1/2500

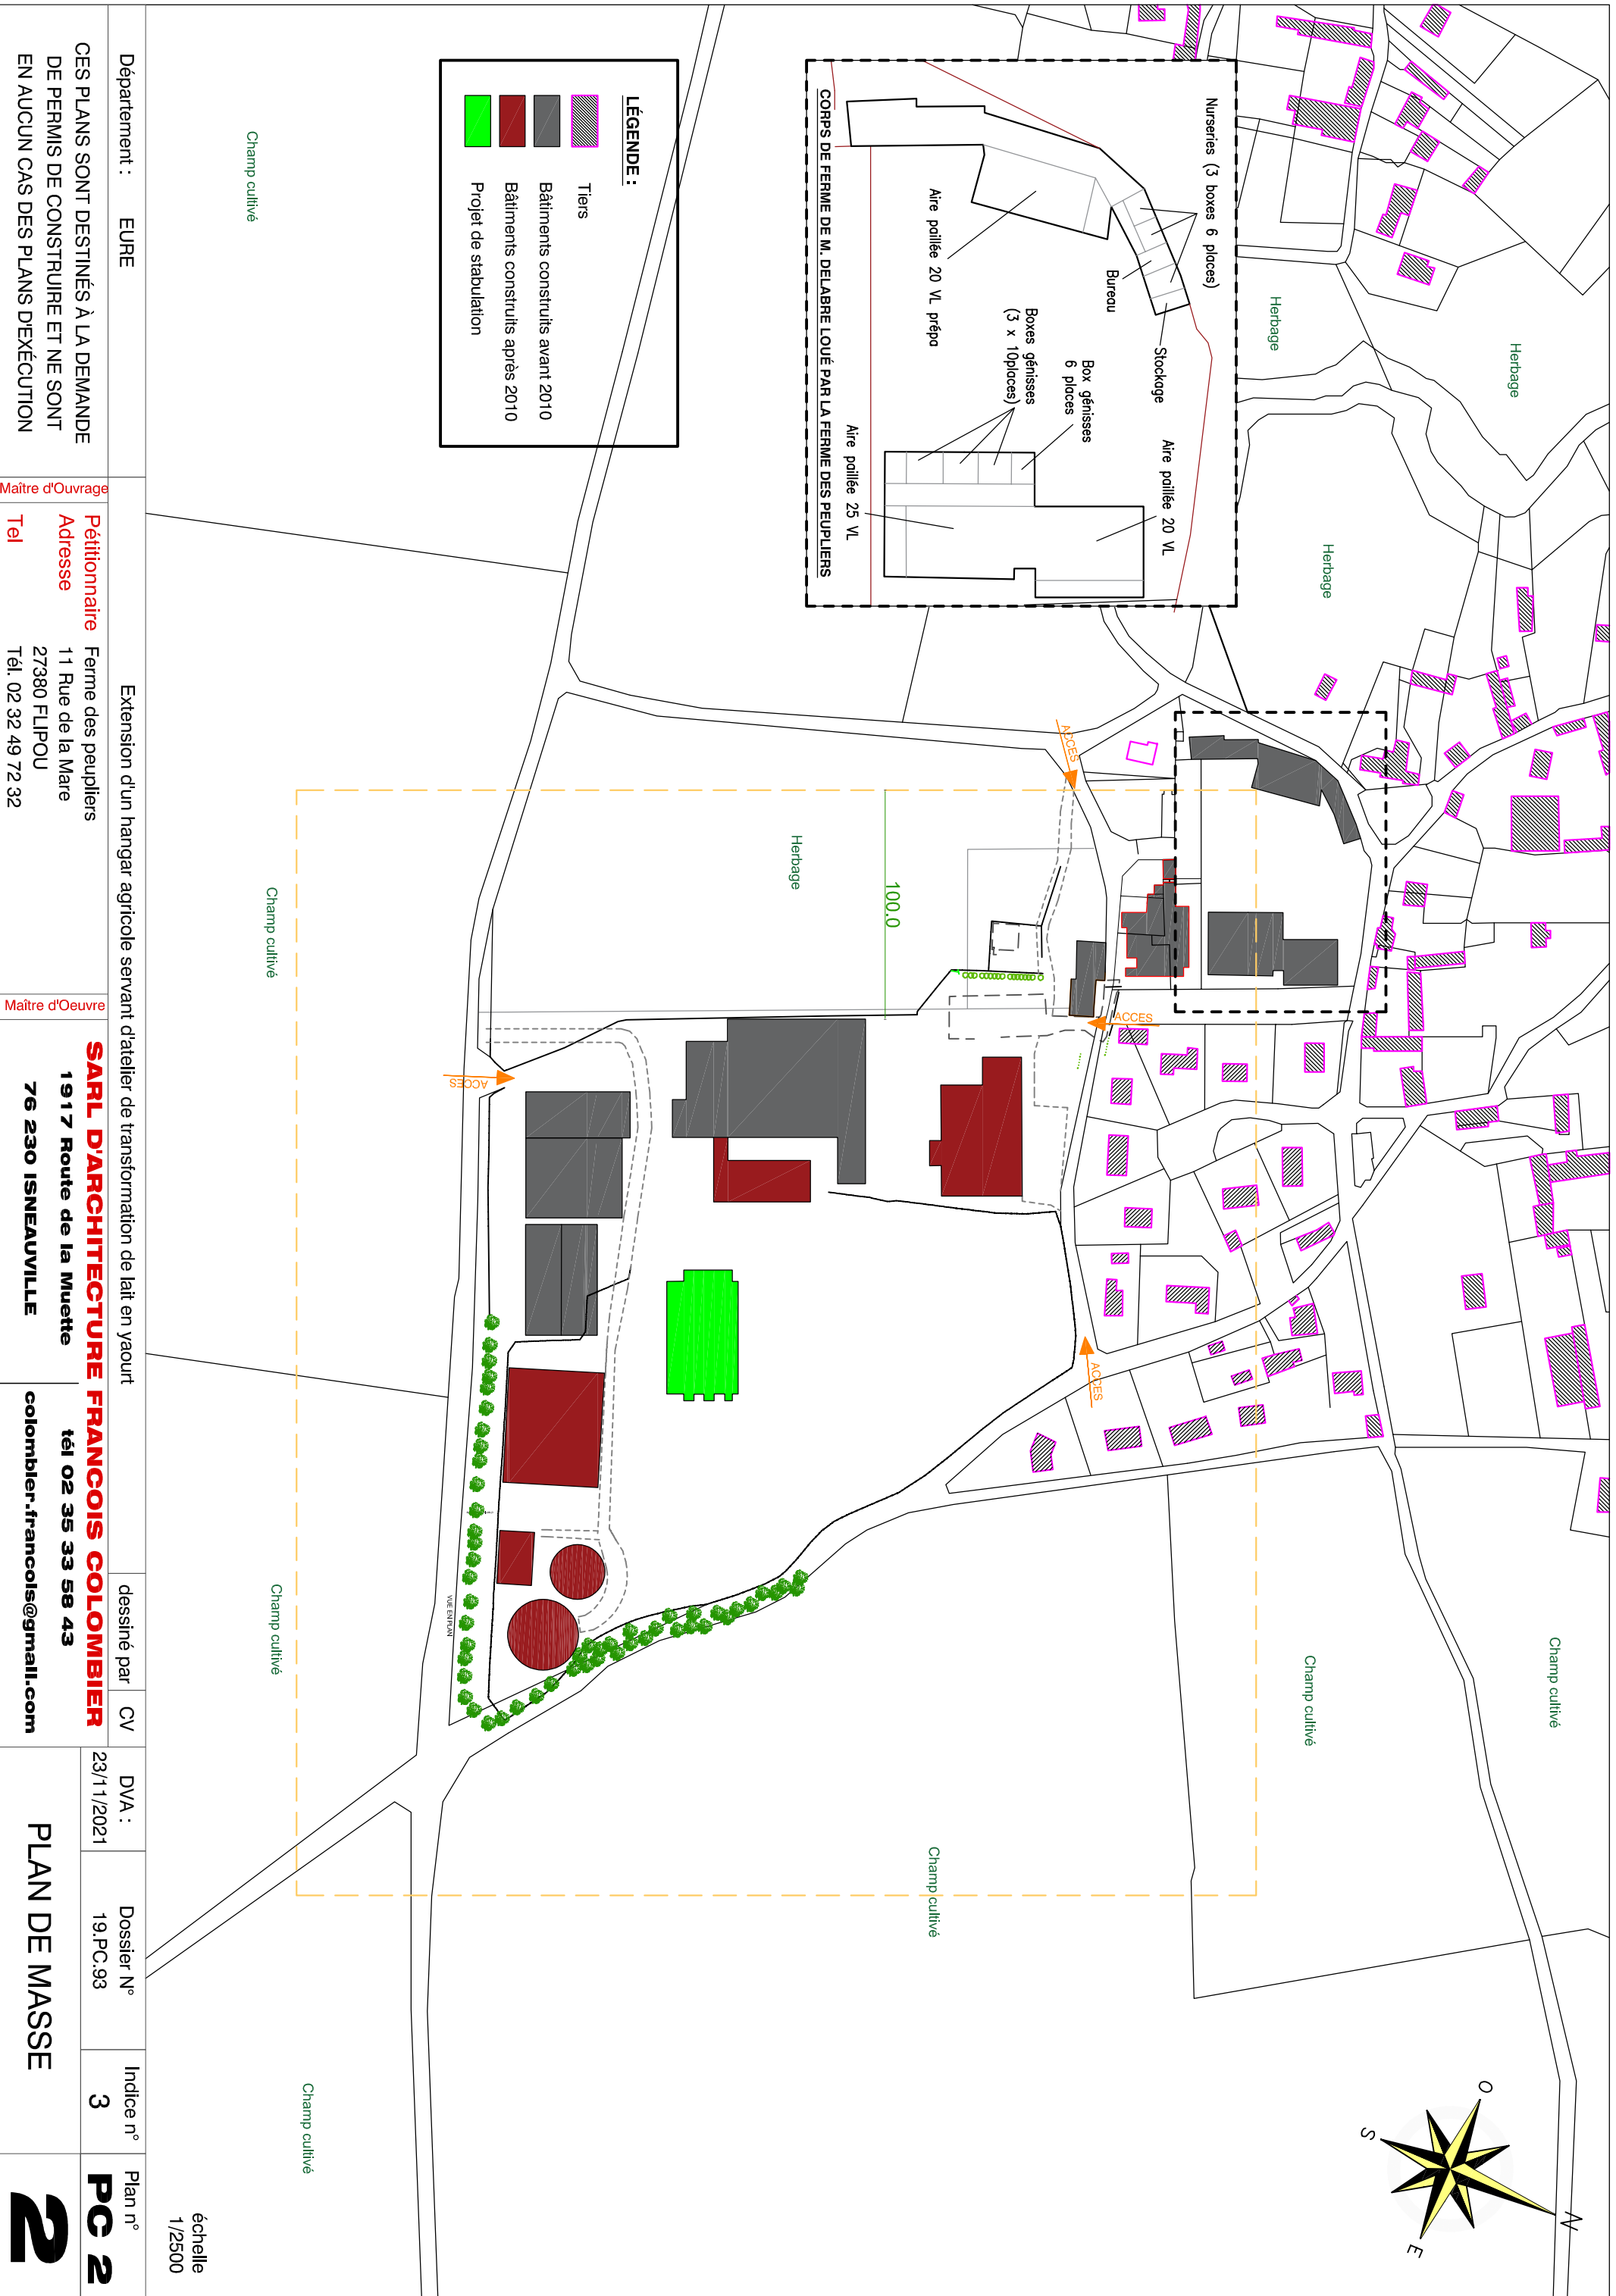

LÉGENDE :

- Tiers
- Bâtiments construits avant 2010
- Bâtiments construits après 2010
- Projet de stabulation

Département : **EURE**

CES PLANS SONT DESTINÉS À LA DEMANDE DE PERMIS DE CONSTRUIRE ET NE SONT EN AUCUN CAS DES PLANS D'EXÉCUTION

Maitre d'Ouvrage

Pétitionnaire Ferme des peupliers
Adresse 11 Rue de la Mare
Tel 27380 FLIPOU
 Tél. 02 32 49 72 32

Maitre d'Oeuvre

SARL D'ARCHITECTURE FRANCOIS COLOMBIER
 1917 Route de la Muette
 76 230 ISNEAUVILLE

dessiné par CV

DVA : 23/1/1/2021

Dossier N° 19.PC.93



Indice n° 3

Plan n° **PC 2**

échelle 1/2500

PLAN DE MASSE

2

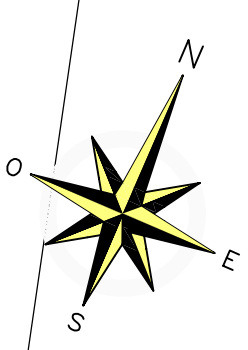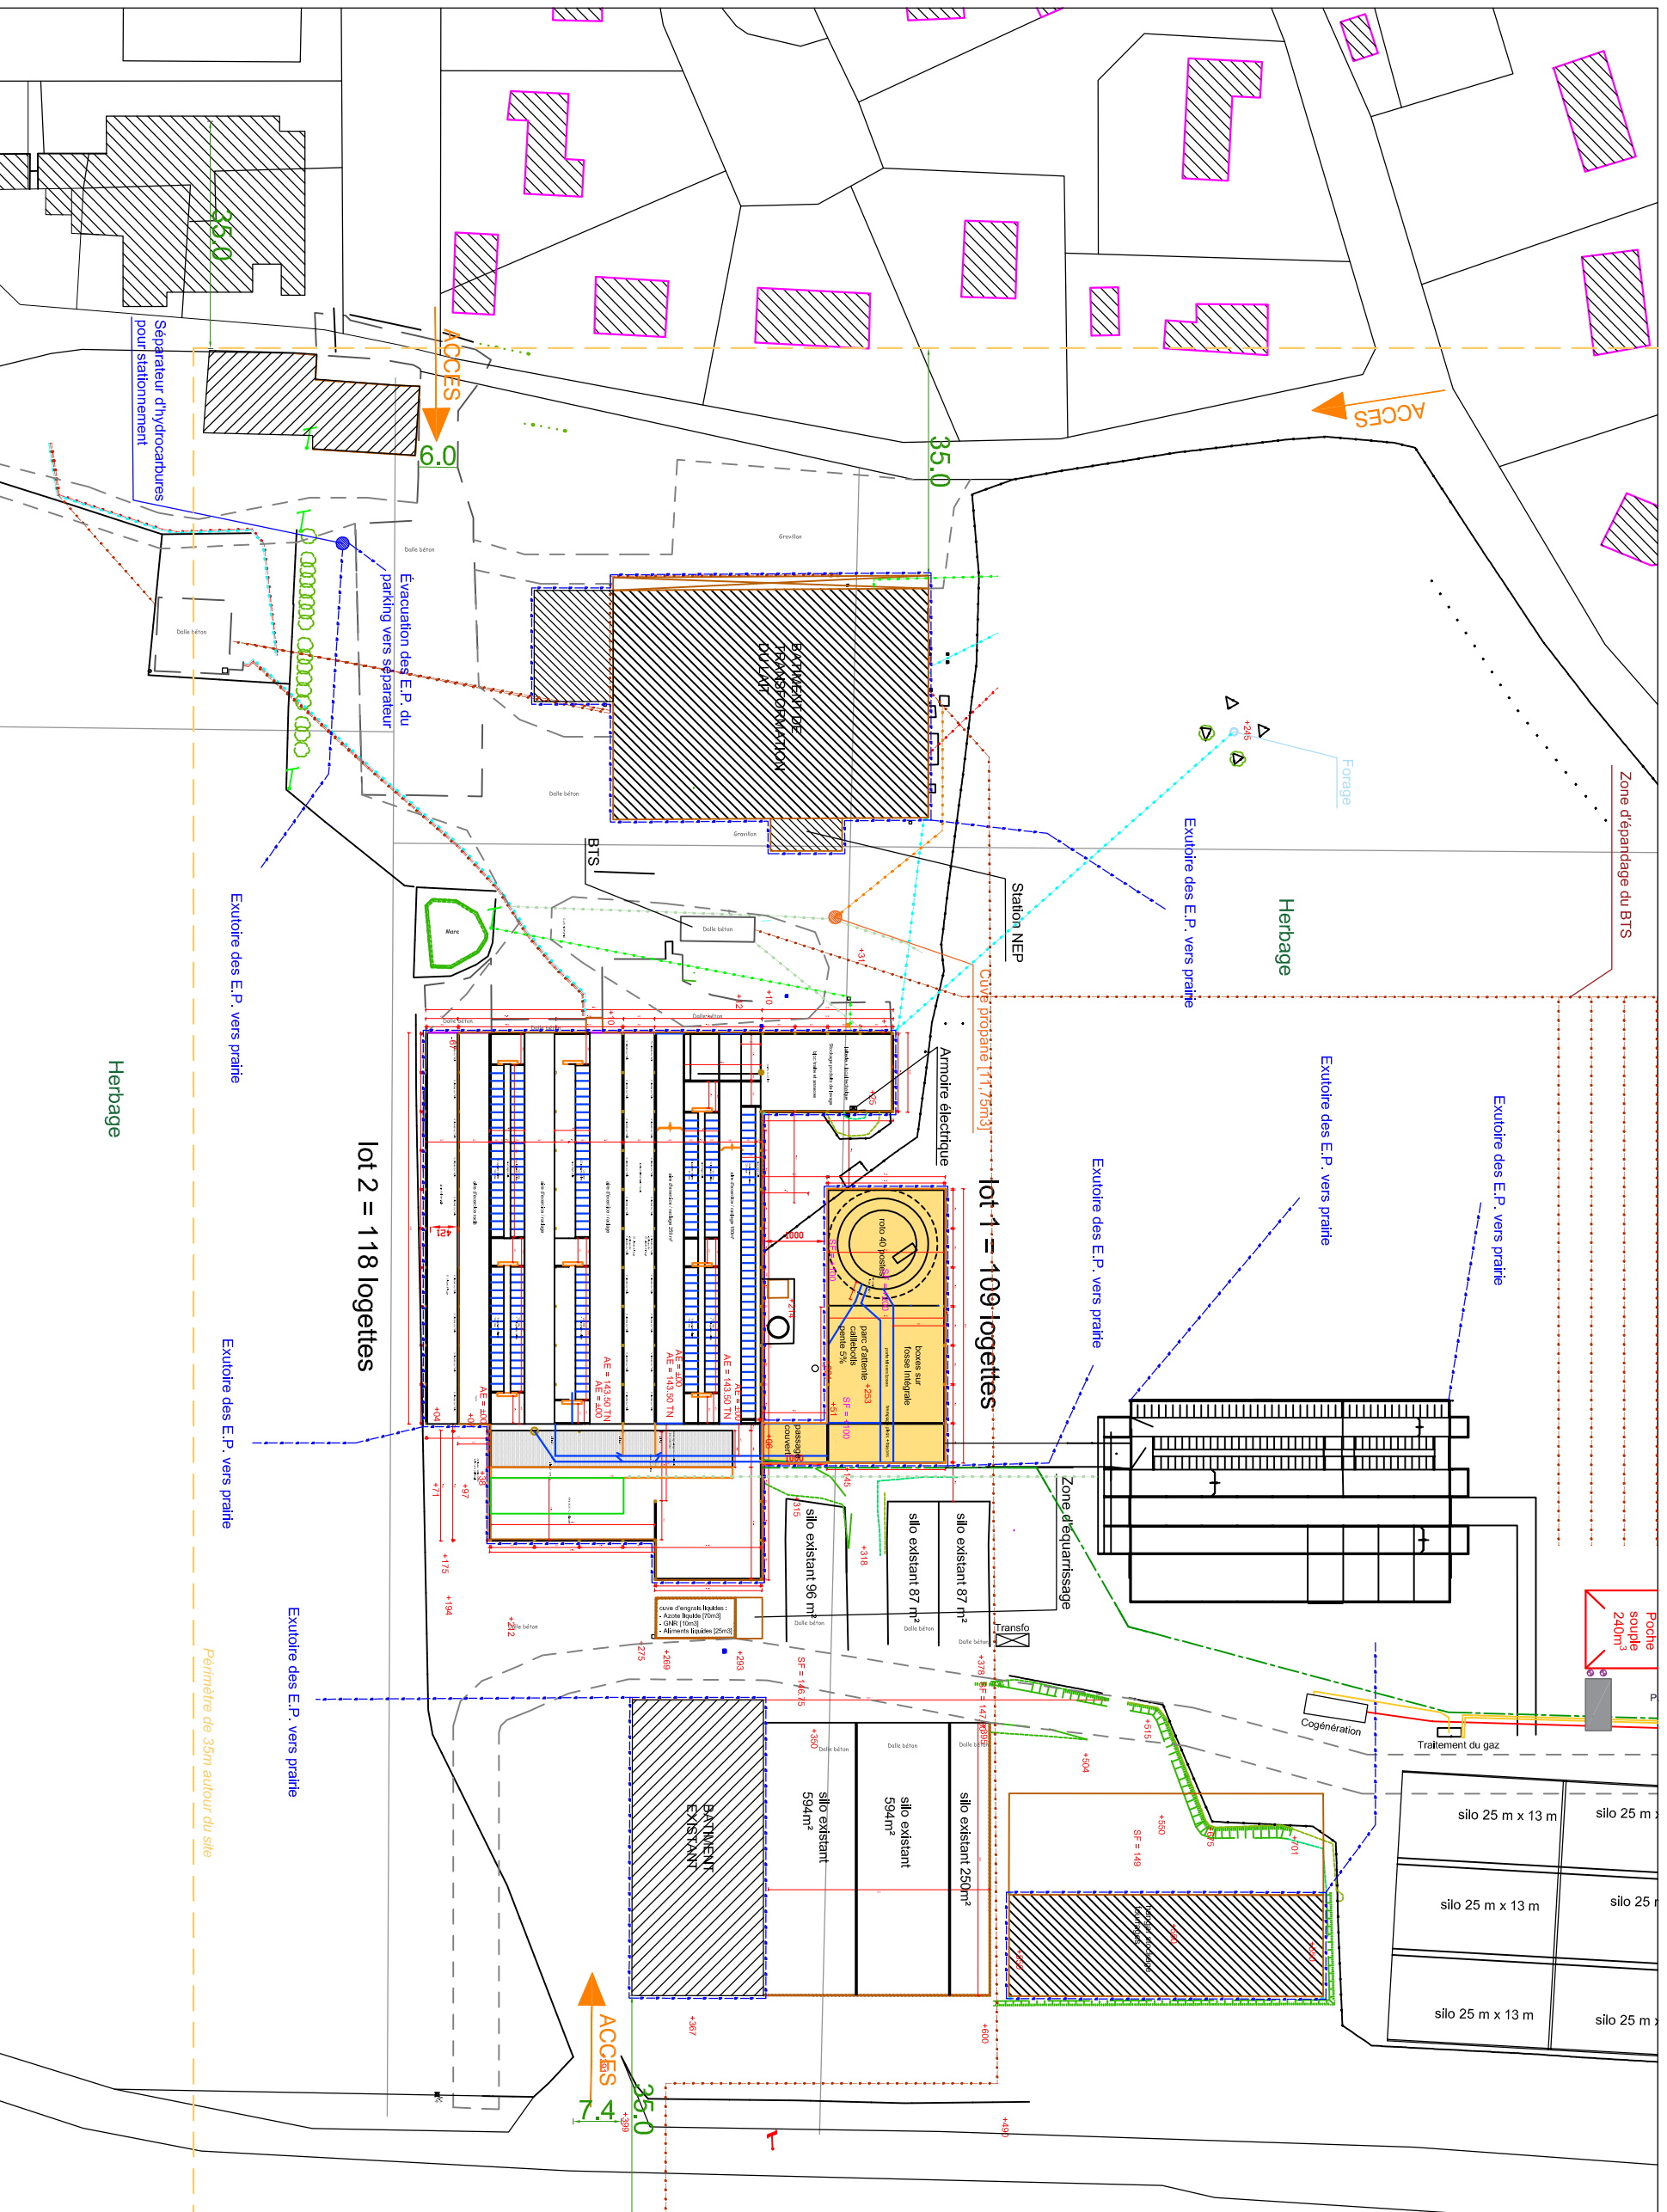

LÉGENDE (site) :



- Tiers
- Eau potable
- Réseau France TELECOM
- Eaux usées
- Basse tension
- Gaz
- Eaux pluviales
- Périmètre de 35m autour du site
- Effluents

LÉGENDE (méthanisation) :

- Substrat
- Biogaz
- Jus de silo
- Chaleur
- Eau de condensation

Zone d'épandage des eaux usées

Département : EURE CES PLANS SONT DESTINÉS À LA DEMANDE DE PERMIS DE CONSTRUIRE ET NE SONT EN AUCUN CAS DES PLANS D'EXÉCUTION	Maitre d'Ouvrage Pétitionnaire Adresse 11 Rue de la Mare 27380 FLIPOU Tél. 02 32 49 72 32	Extension d'un hangar agricole servant d'atelier de transformation de lait en yaourt	Maître d'Oeuvre SARL D'ARCHITECTURE FRANCOIS COLOMBIER 1917 Route de la Muette 76 230 ISNEAUVILLE	dessiné par CV DVA : 23/11/2021 Dossier N° 19.PC.93 Indice n° 3 Plan n° PC 2	échelle 1/1000 3
--	---	--	---	---	----------------------------

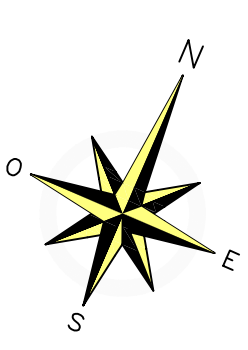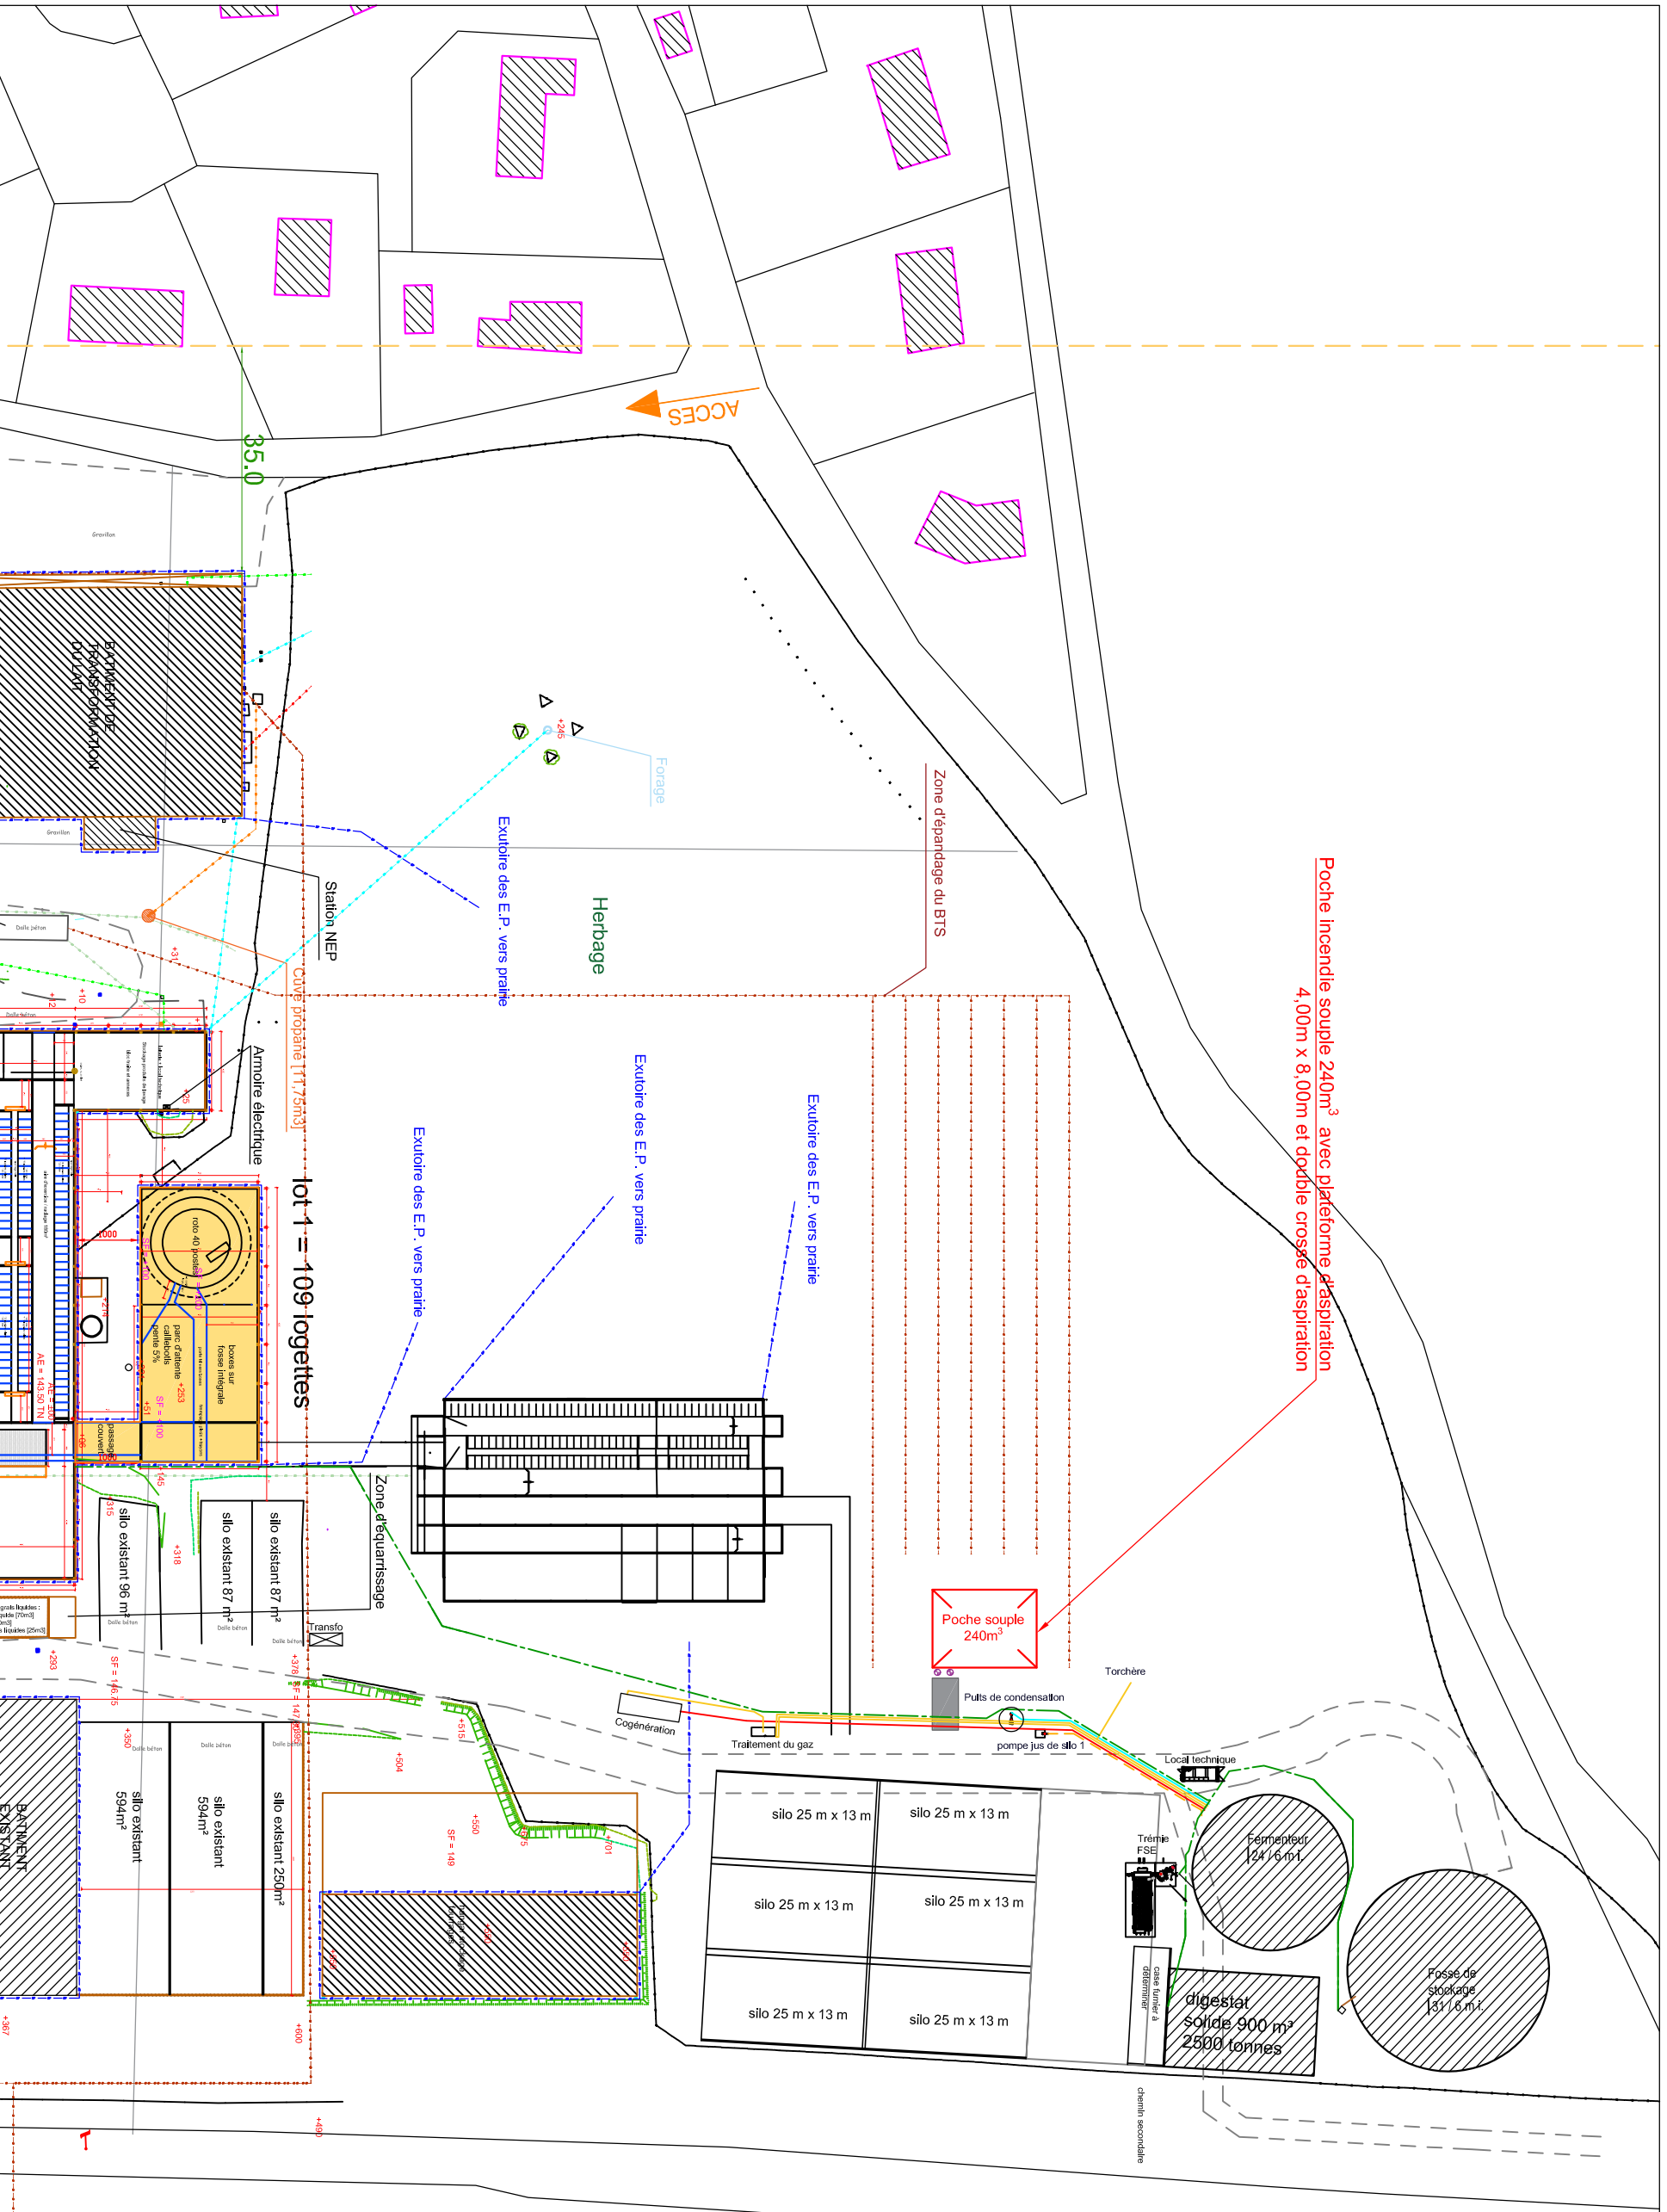

- LÉGENDE (site) :**
- Tiers
 - Eau potable
 - Réseau France TELECOM
 - Eaux usées
 - Basse tension
 - Gaz
 - Eaux pluviales
 - Périmètre de 35m autour du site
 - Effluents
- LÉGENDE (méthanisation) :**
- Substrat
 - Biogaz
 - Jus de silo
 - Chaleur
 - Eau de condensation

Département : EURE

Maître d'Ouvrage : **Pétitionnaire** Ferme des peupliers
Adresse 11 Rue de la Mare
Tel 27380 FLIPOU
 Tél. 02 32 49 72 32

Maître d'Oeuvre : **SARL D'ARCHITECTURE FRANCOIS COLOMBIER**
1917 Route de la Muette
76 230 ISNEAUVILLE
tél 02 35 33 58 43
 colombier.francois@gmail.com

dessiné par CV

DVA : 23/1/2021

Dossier n° 19.PC.93

Indice n° 3

Plan n° **PC 2**

PLAN DE MASSE

4

Zone d'épandage des eaux usées échelle 1/1000

Extension d'un hangar agricole servant d'atelier de transformation de lait en yaourt

CESSION DE DROITS DE PROPRIÉTÉ

lot 1 = 109 togettes

Zone d'épandage du BTS

Poche incendie souple 240m³ avec plateforme d'aspiration 4,00m x 8,00m et double crosse d'aspiration

Poche souple 240m³

Herbage

Exutoire des E.P. vers prairie

Exutoire des E.P. vers prairie

Exutoire des E.P. vers prairie

Exutoire des E.P. vers prairie

Exutoire des E.P. vers prairie

Station NEP

Cuve propane 117,75m³

Ammoire électrique

Zone d'équarrissage

Transfo

silos existants 87 m², 87 m², 96 m², 594 m², 594 m², 250 m²

silos nouveaux 25 m x 13 m

Fermenteur 2416 m³

Fosse de stockage 1317,6 m³

digesteur solide 900 m³ 2500 tonnes

Local technique

Trémie FSE

Casse Number 8

Chauffe-eau

pompe jus de silo 1

Puits de condensation

Torchère

Cogénération

Traitement du gaz

35.0

ACCES

Herbage

Forage

Station NEP

Ammoire électrique

Zone d'équarrissage

Transfo

silos existants 87 m², 87 m², 96 m², 594 m², 594 m², 250 m²

silos nouveaux 25 m x 13 m

Fermenteur 2416 m³

Fosse de stockage 1317,6 m³

digesteur solide 900 m³ 2500 tonnes

Local technique

Trémie FSE

Casse Number 8

Chauffe-eau

pompe jus de silo 1

Puits de condensation

Torchère

Cogénération

Traitement du gaz