
 




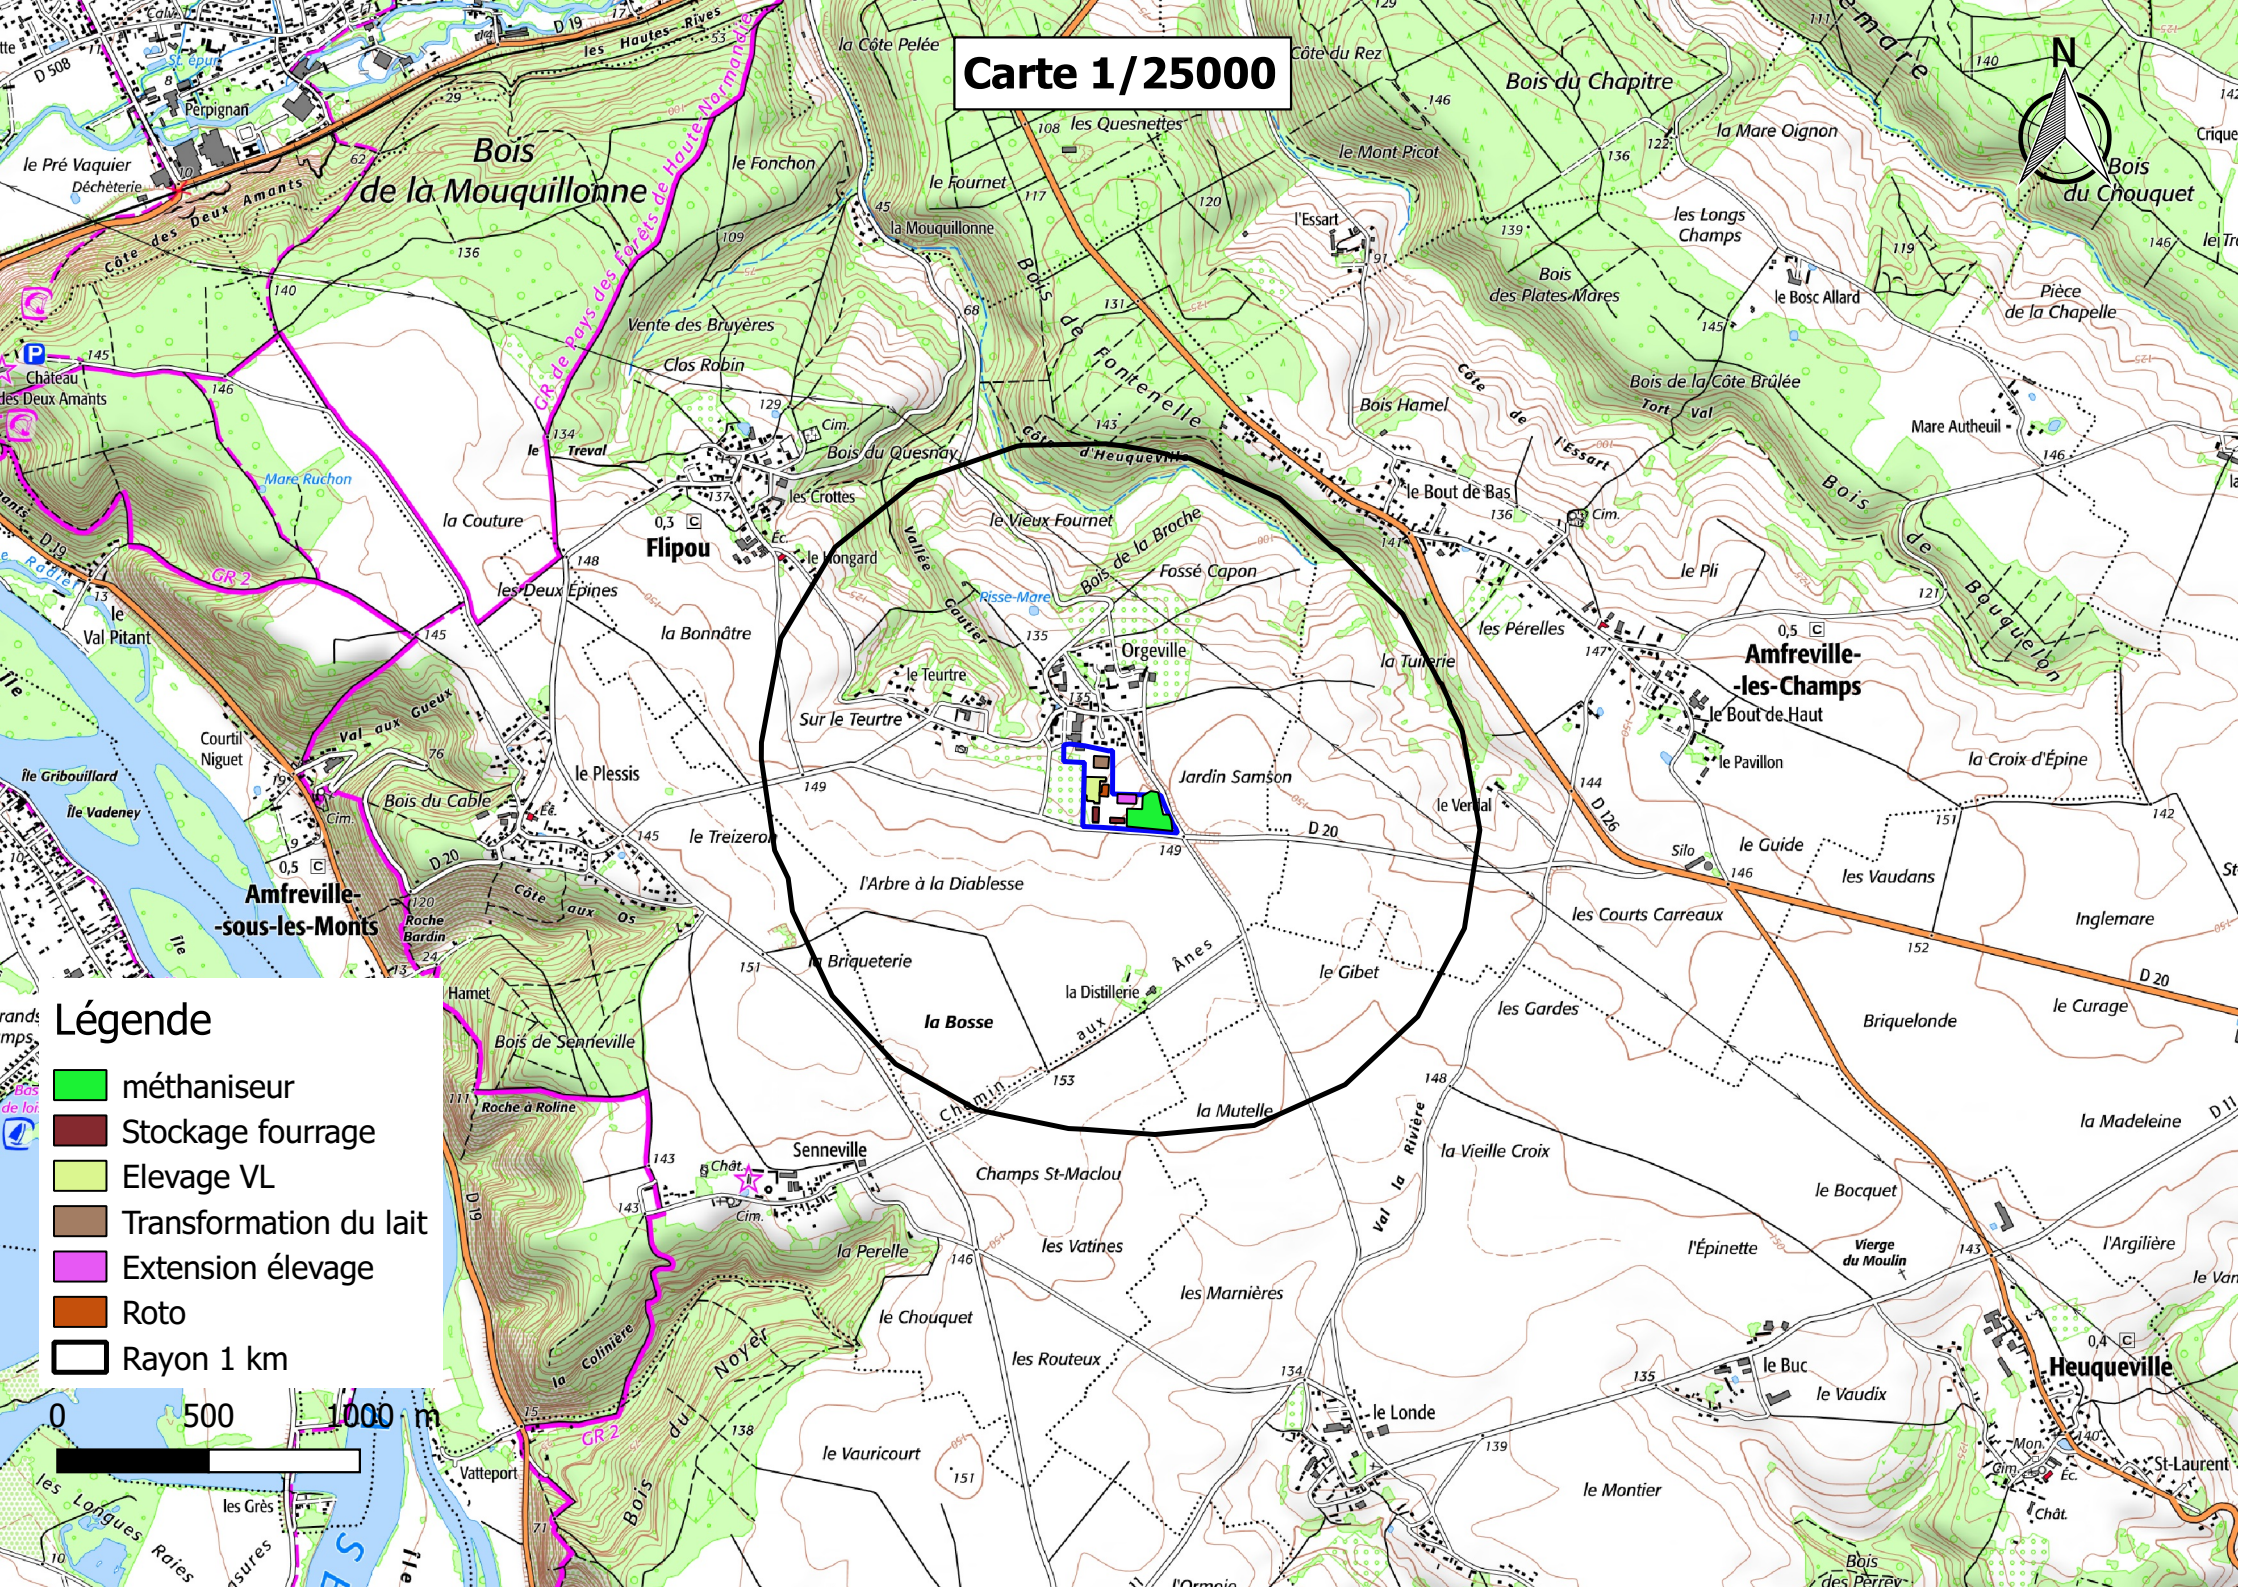


 




Carte 1/25000



Légende

-  méthaniseur
-  Stockage fourrage
-  Elevage VL
-  Transformation du lait
-  Extension élevage
-  Roto
-  Rayon 1 km



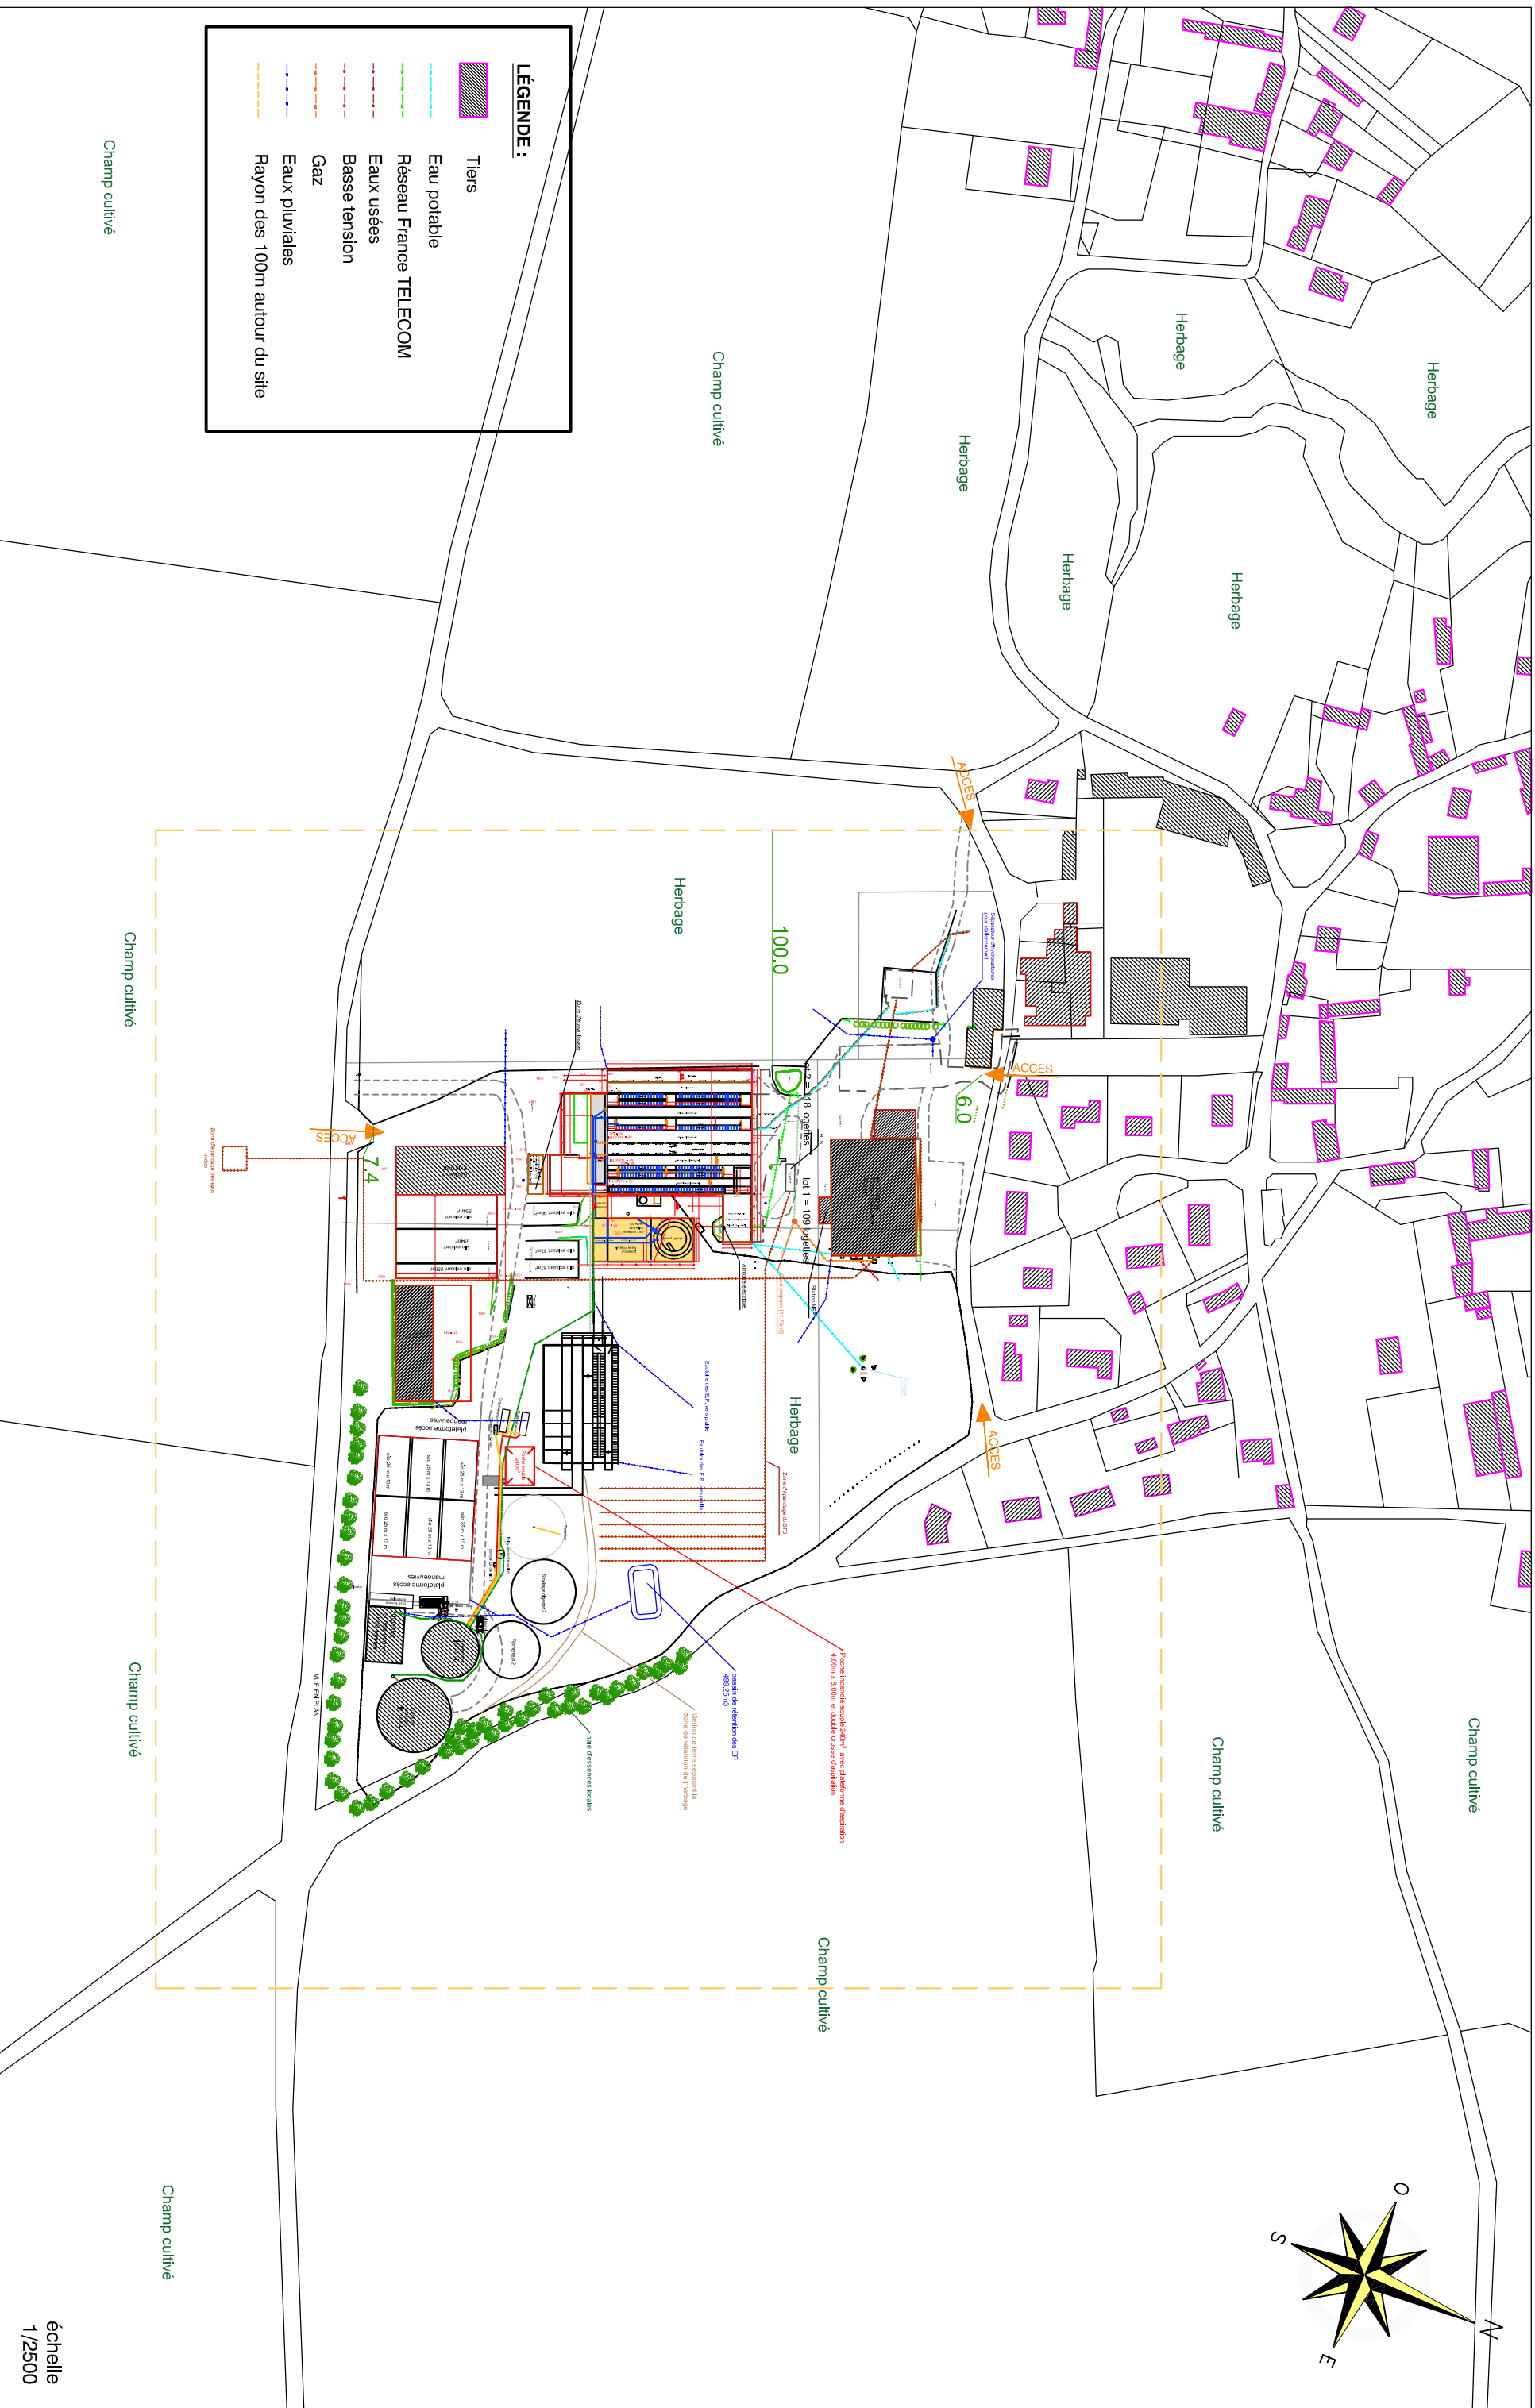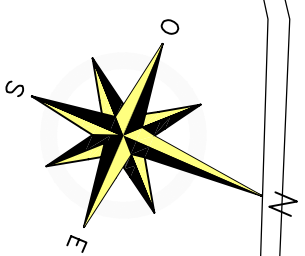



LÉGENDE :

- Tiers
- Eau potable
- Réseau France TELECOM
- Eaux usées
- Basse tension
- Gaz
- Eaux pluviales
- Rayon des 100m autour du site

Département : EURE CES PLANS SONT DESTINÉS À LA DEMANDE DE PERMIS DE CONSTRUIRE ET NE SONT EN AUCUN CAS DES PLANS D'EXÉCUTION	Maitre d'Ouvrage Pétitionnaire Adresse Tel Ferme des peupliers 11 Rue de la Mare 27380 FLIPOU Tél. 02 32 49 72 32	Extension d'un hangar agricole servant d'atelier de transformation de lait en yaourt Maitre d'Oeuvre SARL D'ARCHITECTURE FRANCOIS COLOMBIER 1917 Route de la Muette 76 230 ISNEAUVILLE tél 02 35 33 58 43 colombier.francois@gmail.com	dessiné par CV DVA : 29/11/2022 Dossier N° 19.PC.93 Indice n° 3 Plan n° PC 2 échelle 1/2500
---	---	---	--

PLAN DE MASSE



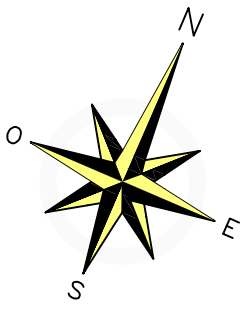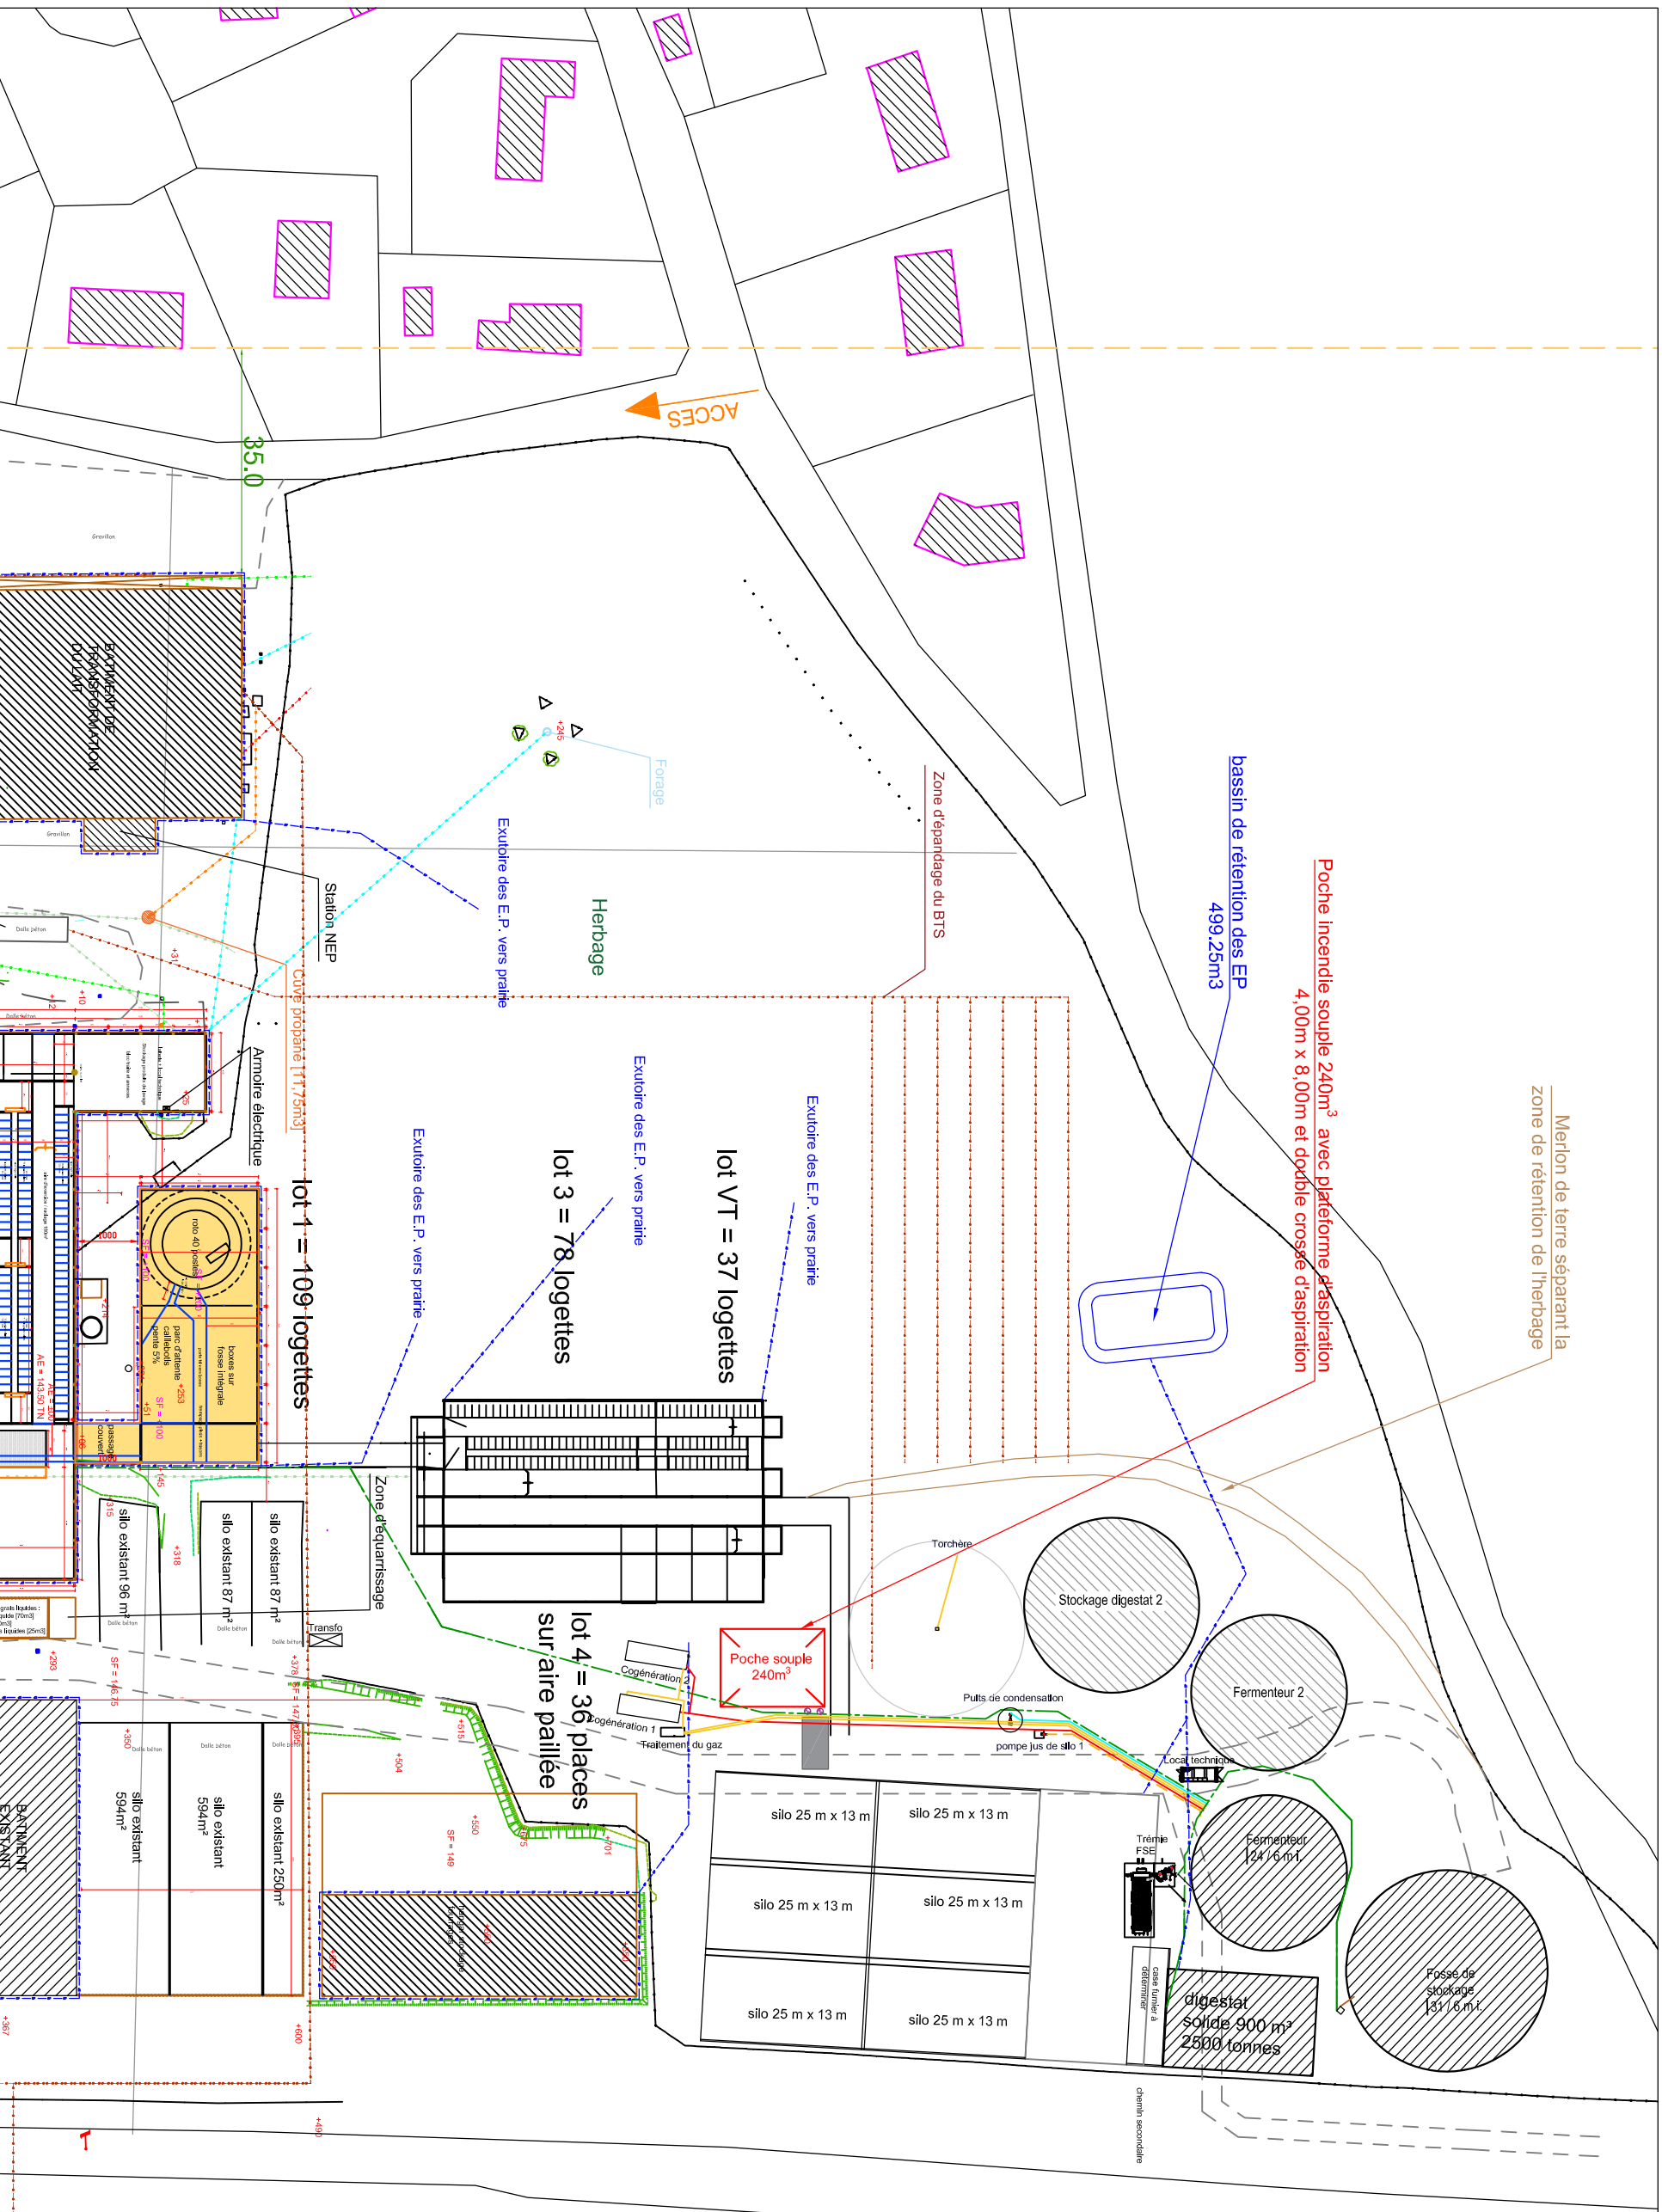

LÉGENDE (site) :

- Tiers
- Eau potable
- Réseau France TELECOM
- Eaux usées
- Basse tension
- Gaz
- Eaux pluviales
- Périmètre de 35m autour du site
- Effluents

LÉGENDE (méthanisation) :

- Substrat
- Biogaz
- Jus de silo
- Chaleur
- Eau de condensation

Département : EURE CES PLANS SONT DESTINÉS À LA DEMANDE DE PERMIS DE CONSTRUIRE ET NE SONT EN AUCUN CAS DES PLANS D'EXÉCUTION	Maître d'Ouvrage Pétitionnaire Adresse Ferme des peupliers 11 Rue de la Mare 27380 FLIPOU Tél. 02 32 49 72 32	Maître d'Ouvrage SARL D'ARCHITECTURE FRANCOIS COLOMBIER 1917 Route de la Muette 76 230 ISNEAUVILLE tél 02 35 33 58 43 colombier.francois@gmail.com	dessiné par CV DVA : 29/11/2022 Dossier N° 19.PC.93 Indice n° 3 Plan n° PC 2
Extension d'un hangar agricole servant d'atelier de transformation de lait en yaourt		PLAN DE MASSE 4	

Zone d'épandage des eaux usées
échelle 1/1000